



DEMOLIZIONE E RICOSTRUZIONE TRIBUNA EST ED ADEGUAMENTI STRUTTURALI ED IMPIANTISTICI DELLO STADIO DEL DUCA 2° STRALCIO



PERIZIA PER LA REALIZZAZIONE IN ECONOMIA IMPIANTO ELETTRICO - SPAZI DI USO PUBBLICO

SINDACO: Avv. Guido Castelli
PROGETTISTA IMPIANTI: Dott. Ing. Paolo Leccesi
PROGETTISTA ARCHITETTONICO: Dott. Ing. Paolo Leccesi
DIRIGENTE SETTORE: Dott. Ing. C. Everard Weldon
GRUPPO DI PROGETTAZIONE: p.i. Domenico Tosti, geom. Gabriella Laorte amministrativa, rag. Riti Roberto, sig.ra Rina Serafini
Responsabile Unico Procedimento: Dott. Ing. C. Everard Weldon

NUM. PROG.	ELAB. NUMERO	PLANIMETRIA	Data
01	IE_001		OTTOBRE 2017
SCALA 1: 100			

LEGENDA _ Piano interrato


- Corpo illuminante a tubi fluorescenti protetto 2x58W
- Corpo illuminante a tubi fluorescenti protetto 2x36W
- Corpo illuminante a tubi fluorescenti protetto 1x36W
- Corpo illuminante a tubi fluorescenti protetto 2x18W
- Corpo illuminante a tubi fluorescenti protetto 1x18W
- Apparecchi di emergenza
- Interruttore 1P
- Presa 2P + T 16A universale
- Pulsante a fronte
- Quadri e armadi di distribuzione
- Faro 22V LED da incasso
- Faro 10.8V LED da incasso
- Ronzatore
- Spia
- Pulsante

LEGENDA _ Piano terra

- Corpo illuminante a tubi fluorescenti protetto 2x58W
- Corpo illuminante a tubi fluorescenti protetto 2x36W
- Corpo illuminante a tubi fluorescenti protetto 1x36W
- Corpo illuminante a tubi fluorescenti protetto 2x18W
- Corpo illuminante a tubi fluorescenti protetto 1x18W
- Apparecchi di emergenza
- Interruttore 1P
- Presa 2P + T 16A universale
- Pulsante a fronte
- Quadri e armadi di distribuzione
- Ronzatore
- Spia
- Pulsante

NOTE:
 L'area segnalata in arancio non è oggetto di realizzazione del presente appalto

PIANTA PIANO SEMINTERRATO
 SCALA 1:100

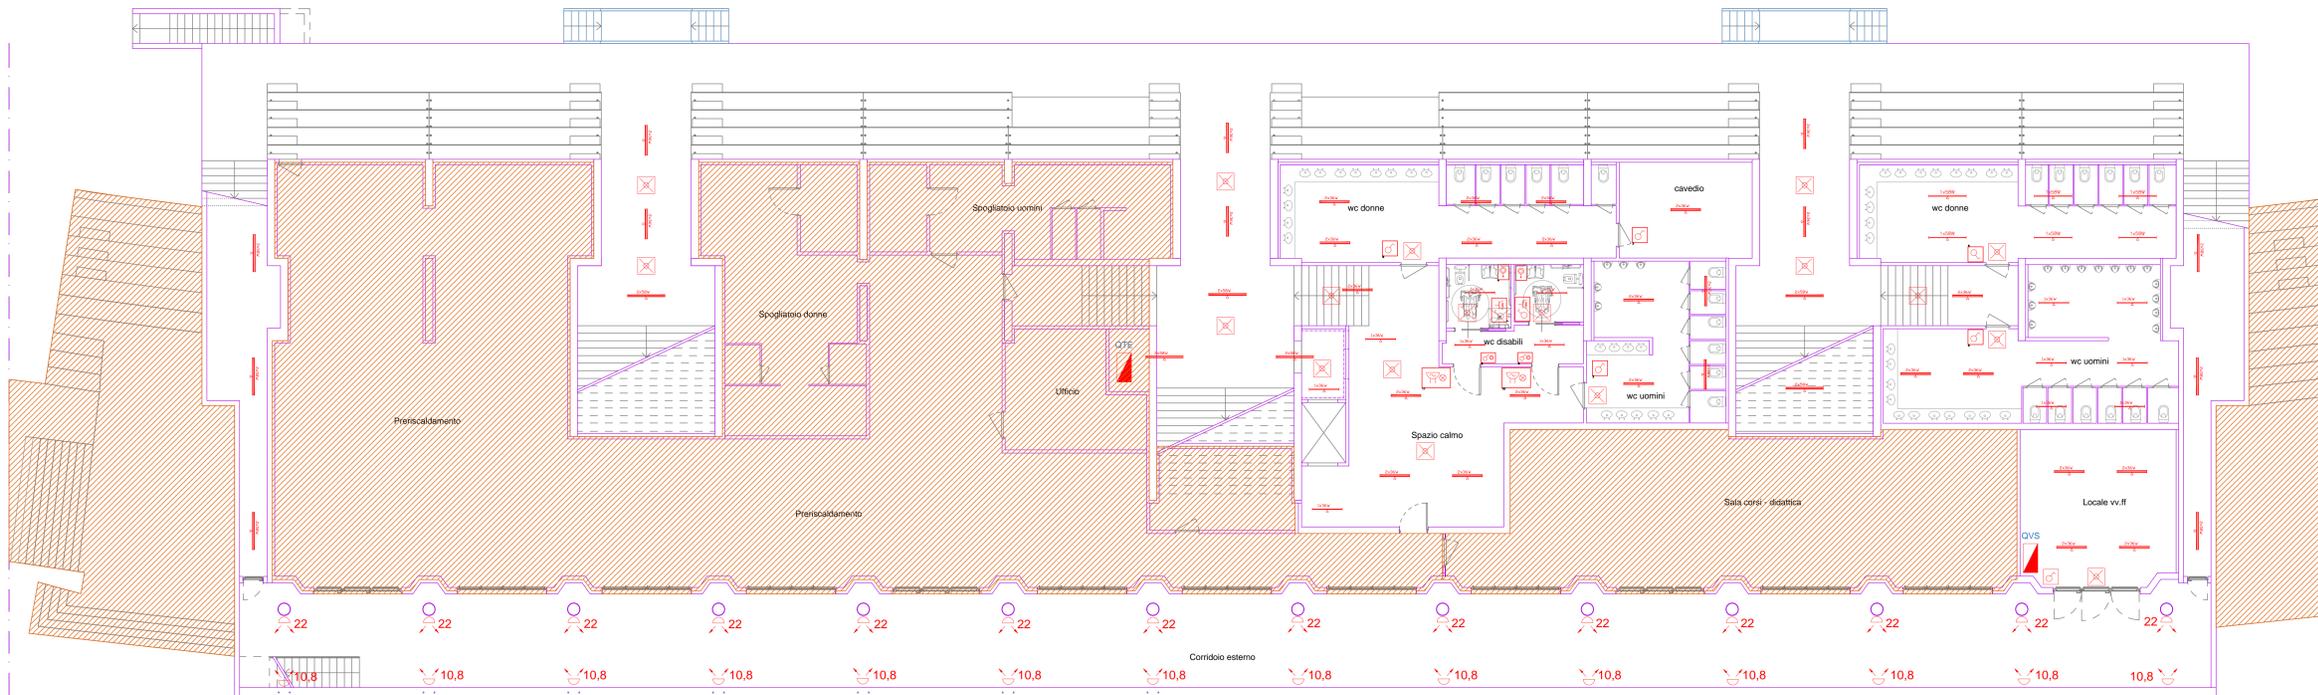

PIANTA PIANO TERRA
 SCALA 1:100

