

 
DEMOLIZIONE E RICOSTRUZIONE TRIBUNA EST
ED ADEGUAMENTI STRUTTURALI
ED IMPIANTISTICI DELLO STADIO DEL DUCA -
OPERE DI COMPLETAMENTO




PROGETTO ESECUTIVO

SINDACO: Avv. Giulio Castelli		PROGETTISTA IMPIANTI: Dott. Ing. Flavio Lucarelli	PROGETTISTA ARCHITETTONICO: Dott. Ing. Flavio Lucarelli
DIRIGENTE SETTORE: Dott. Ing. C. Eversard Weiden		GRUPPO DI PROGETTAZIONE: geom. Gabriella Lucarelli amministrativo: rag. Riri Roberto ing. ing. Elena Serbellini	
Responsabile Unico Procedimento: Dott. Ing. C. Eversard Weiden			
NUM. PROGR.	ELAB. NUMERO	IMPIANTO VENTILAZIONE MECCANICA	
28	IM_003		
SCALA ELABORATO		Data	
1:200 1:50		dicembre 2016	

LEGENDA IMPIANTO DI VENTILAZIONE



 
MACCHINA PER LA VENTILAZIONE
tipo MTDS-BIS/RI modello LGH-15/18/24




PLENUM DI DISTRIBUZIONE
con 4 giacchi per la ripartimentazione da 50mm




 
Bocchetta di mandata
collegata al plenum con condotto ventilante da 165/180mm



Bocchetta di ripresa
collegata al plenum con condotto ventilante da 165/180mm

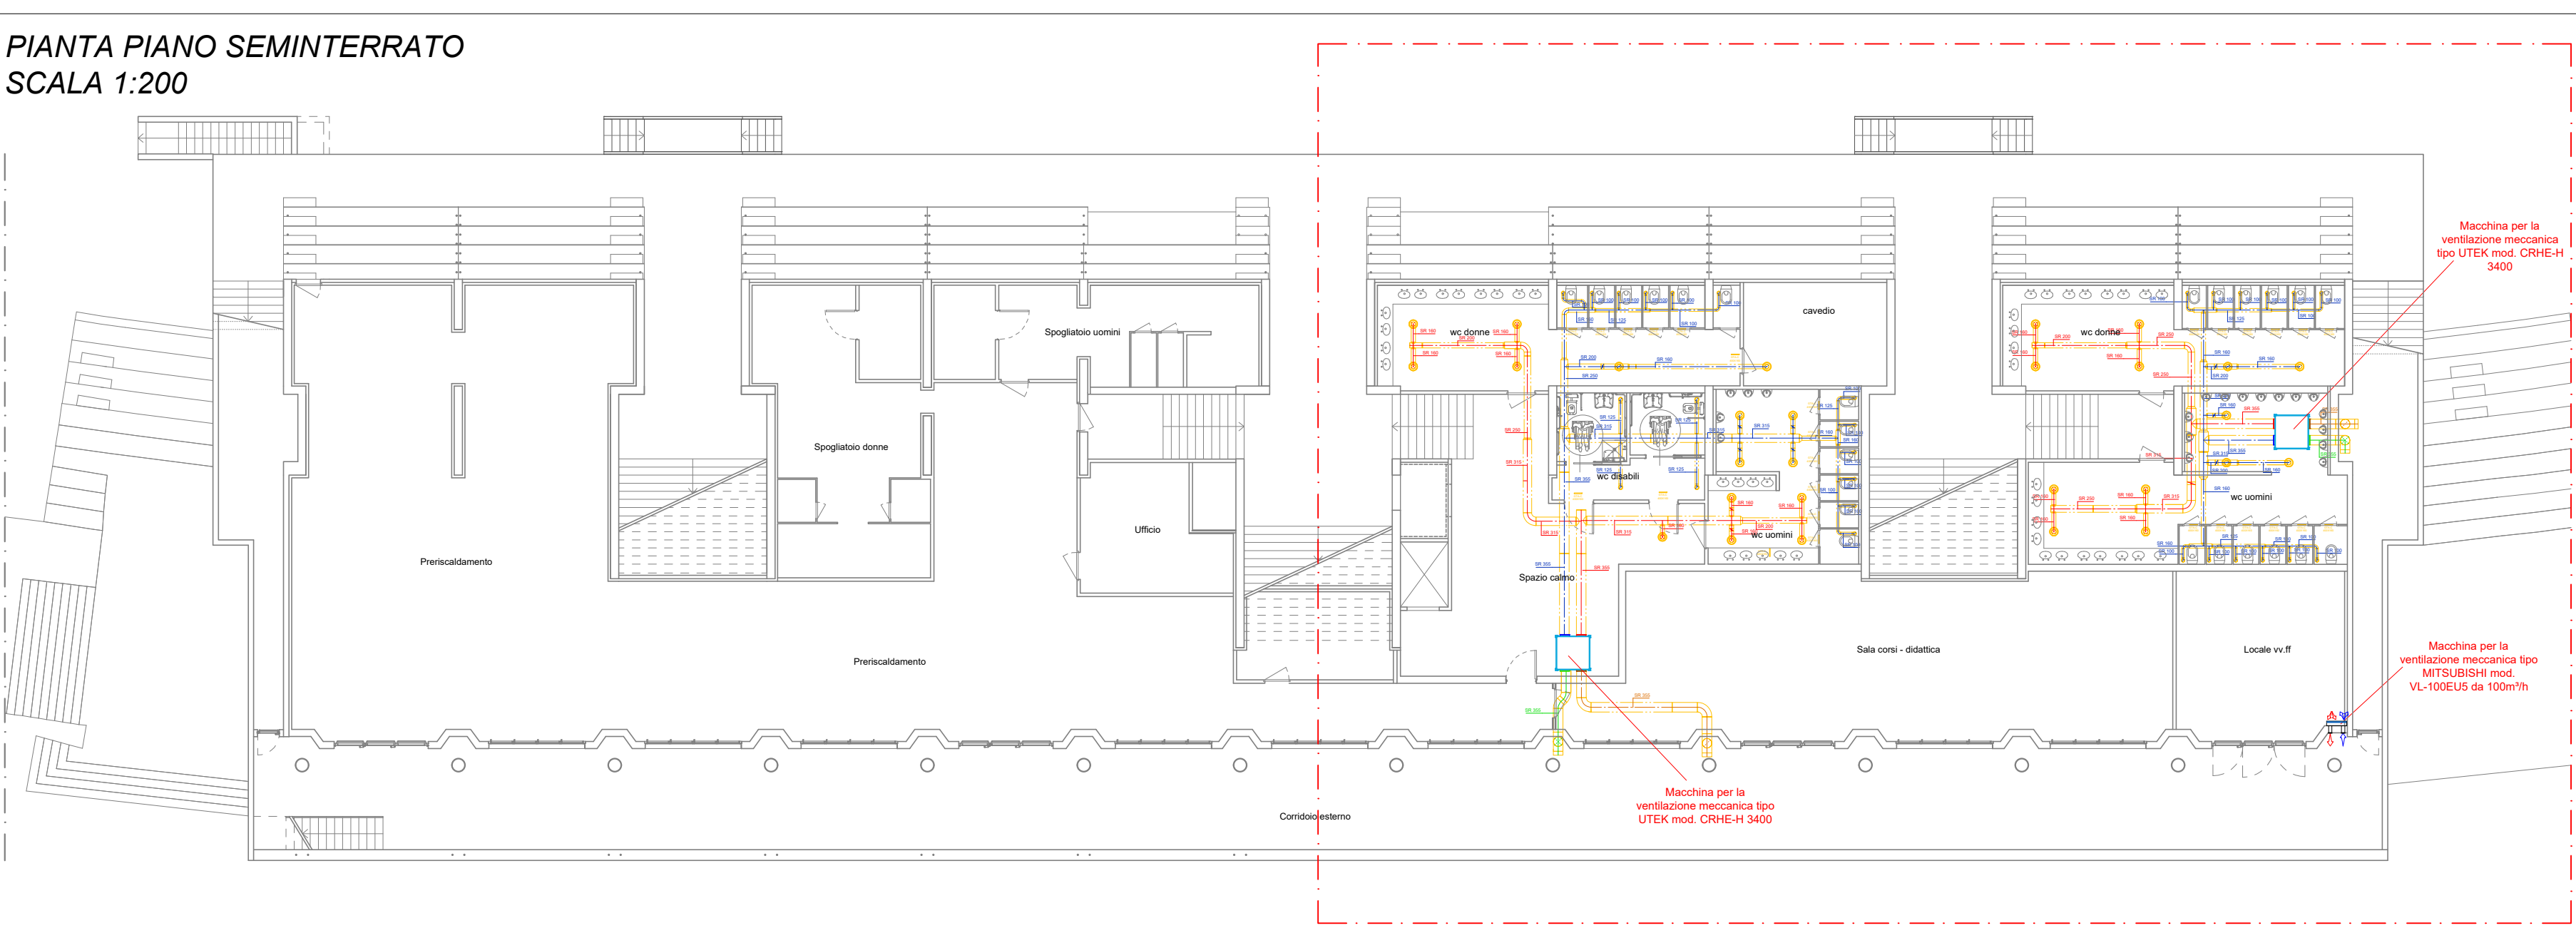

PIANTA PIANO SEMINTERRATO
SCALA 1:50

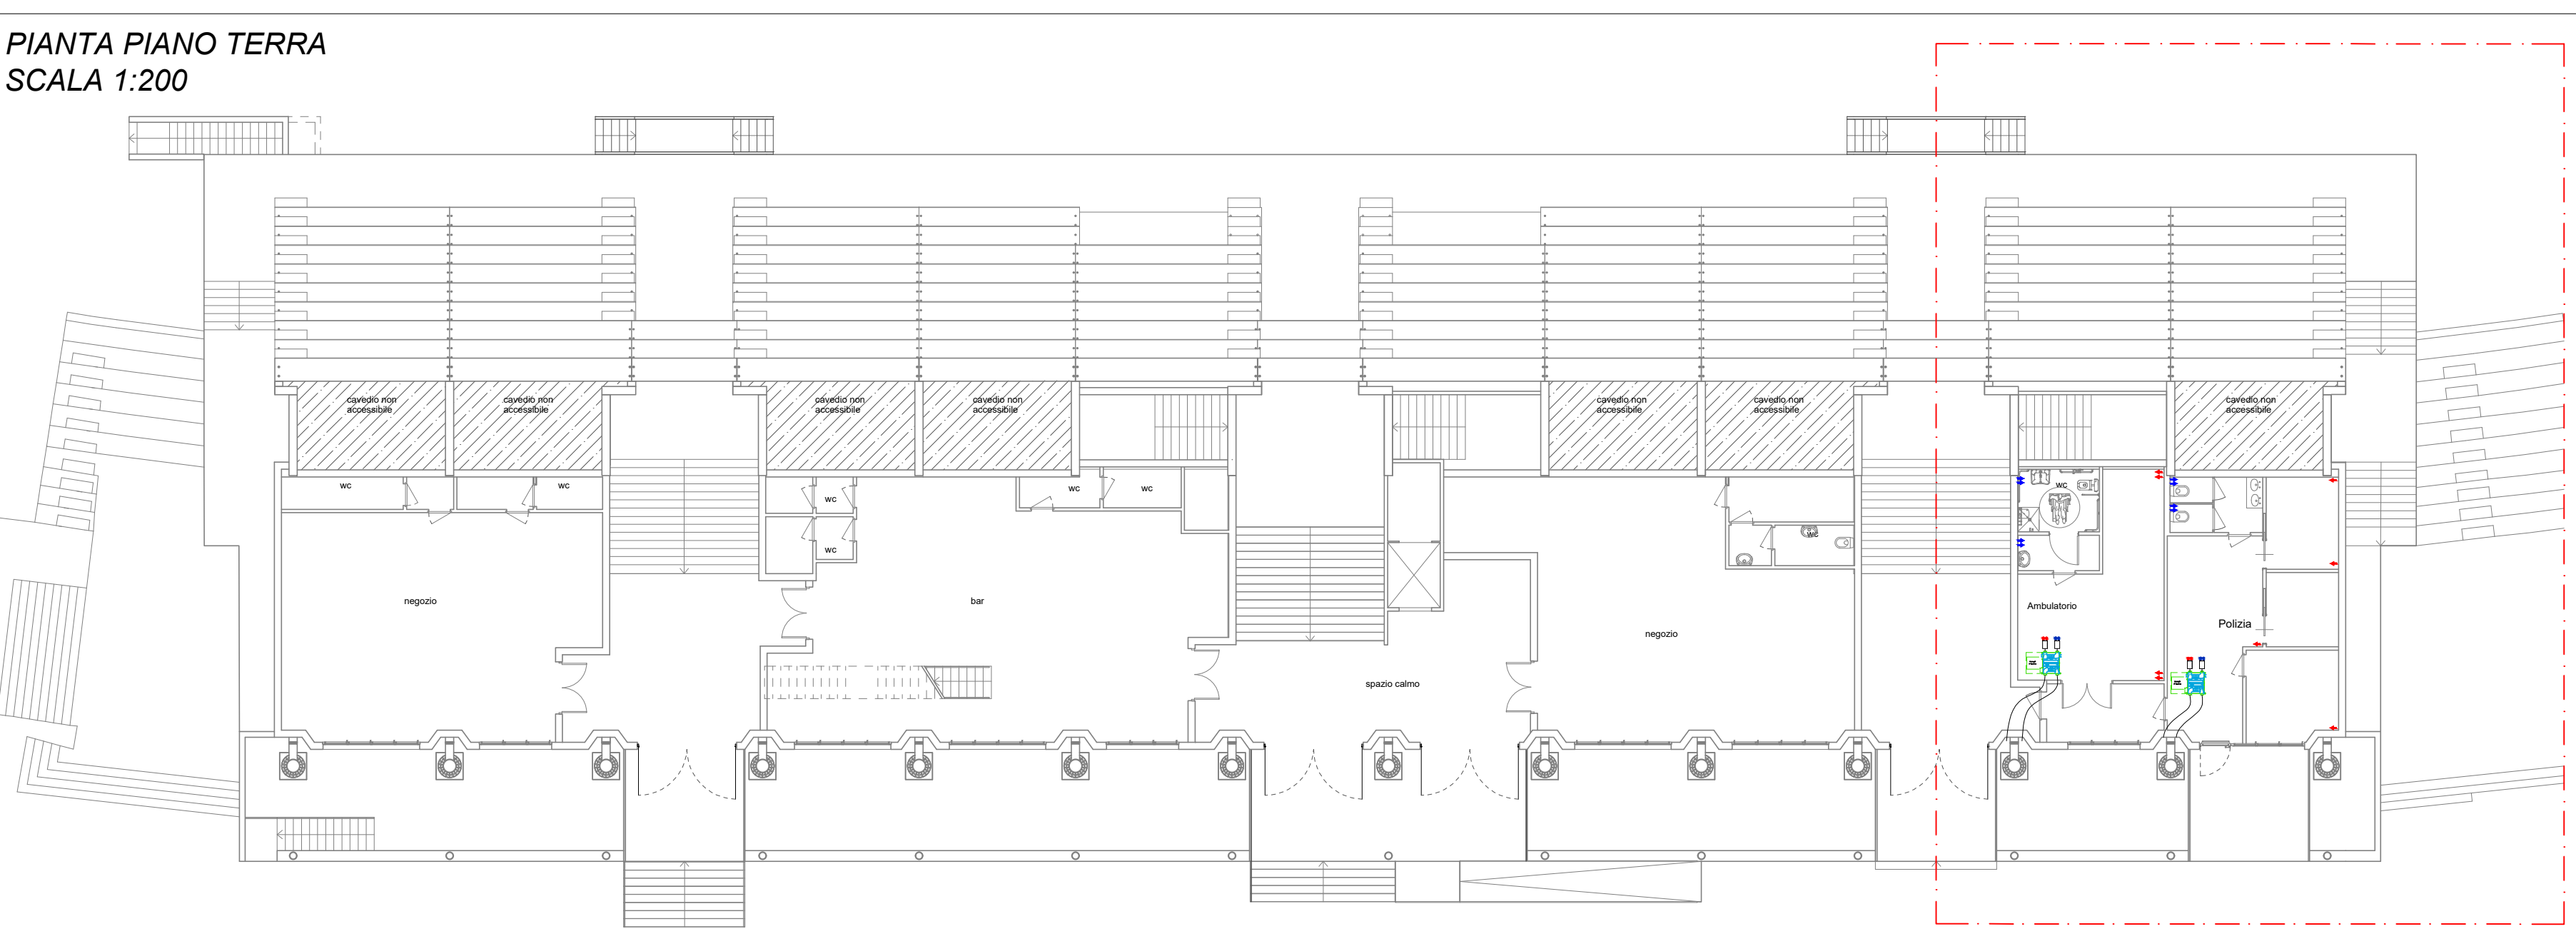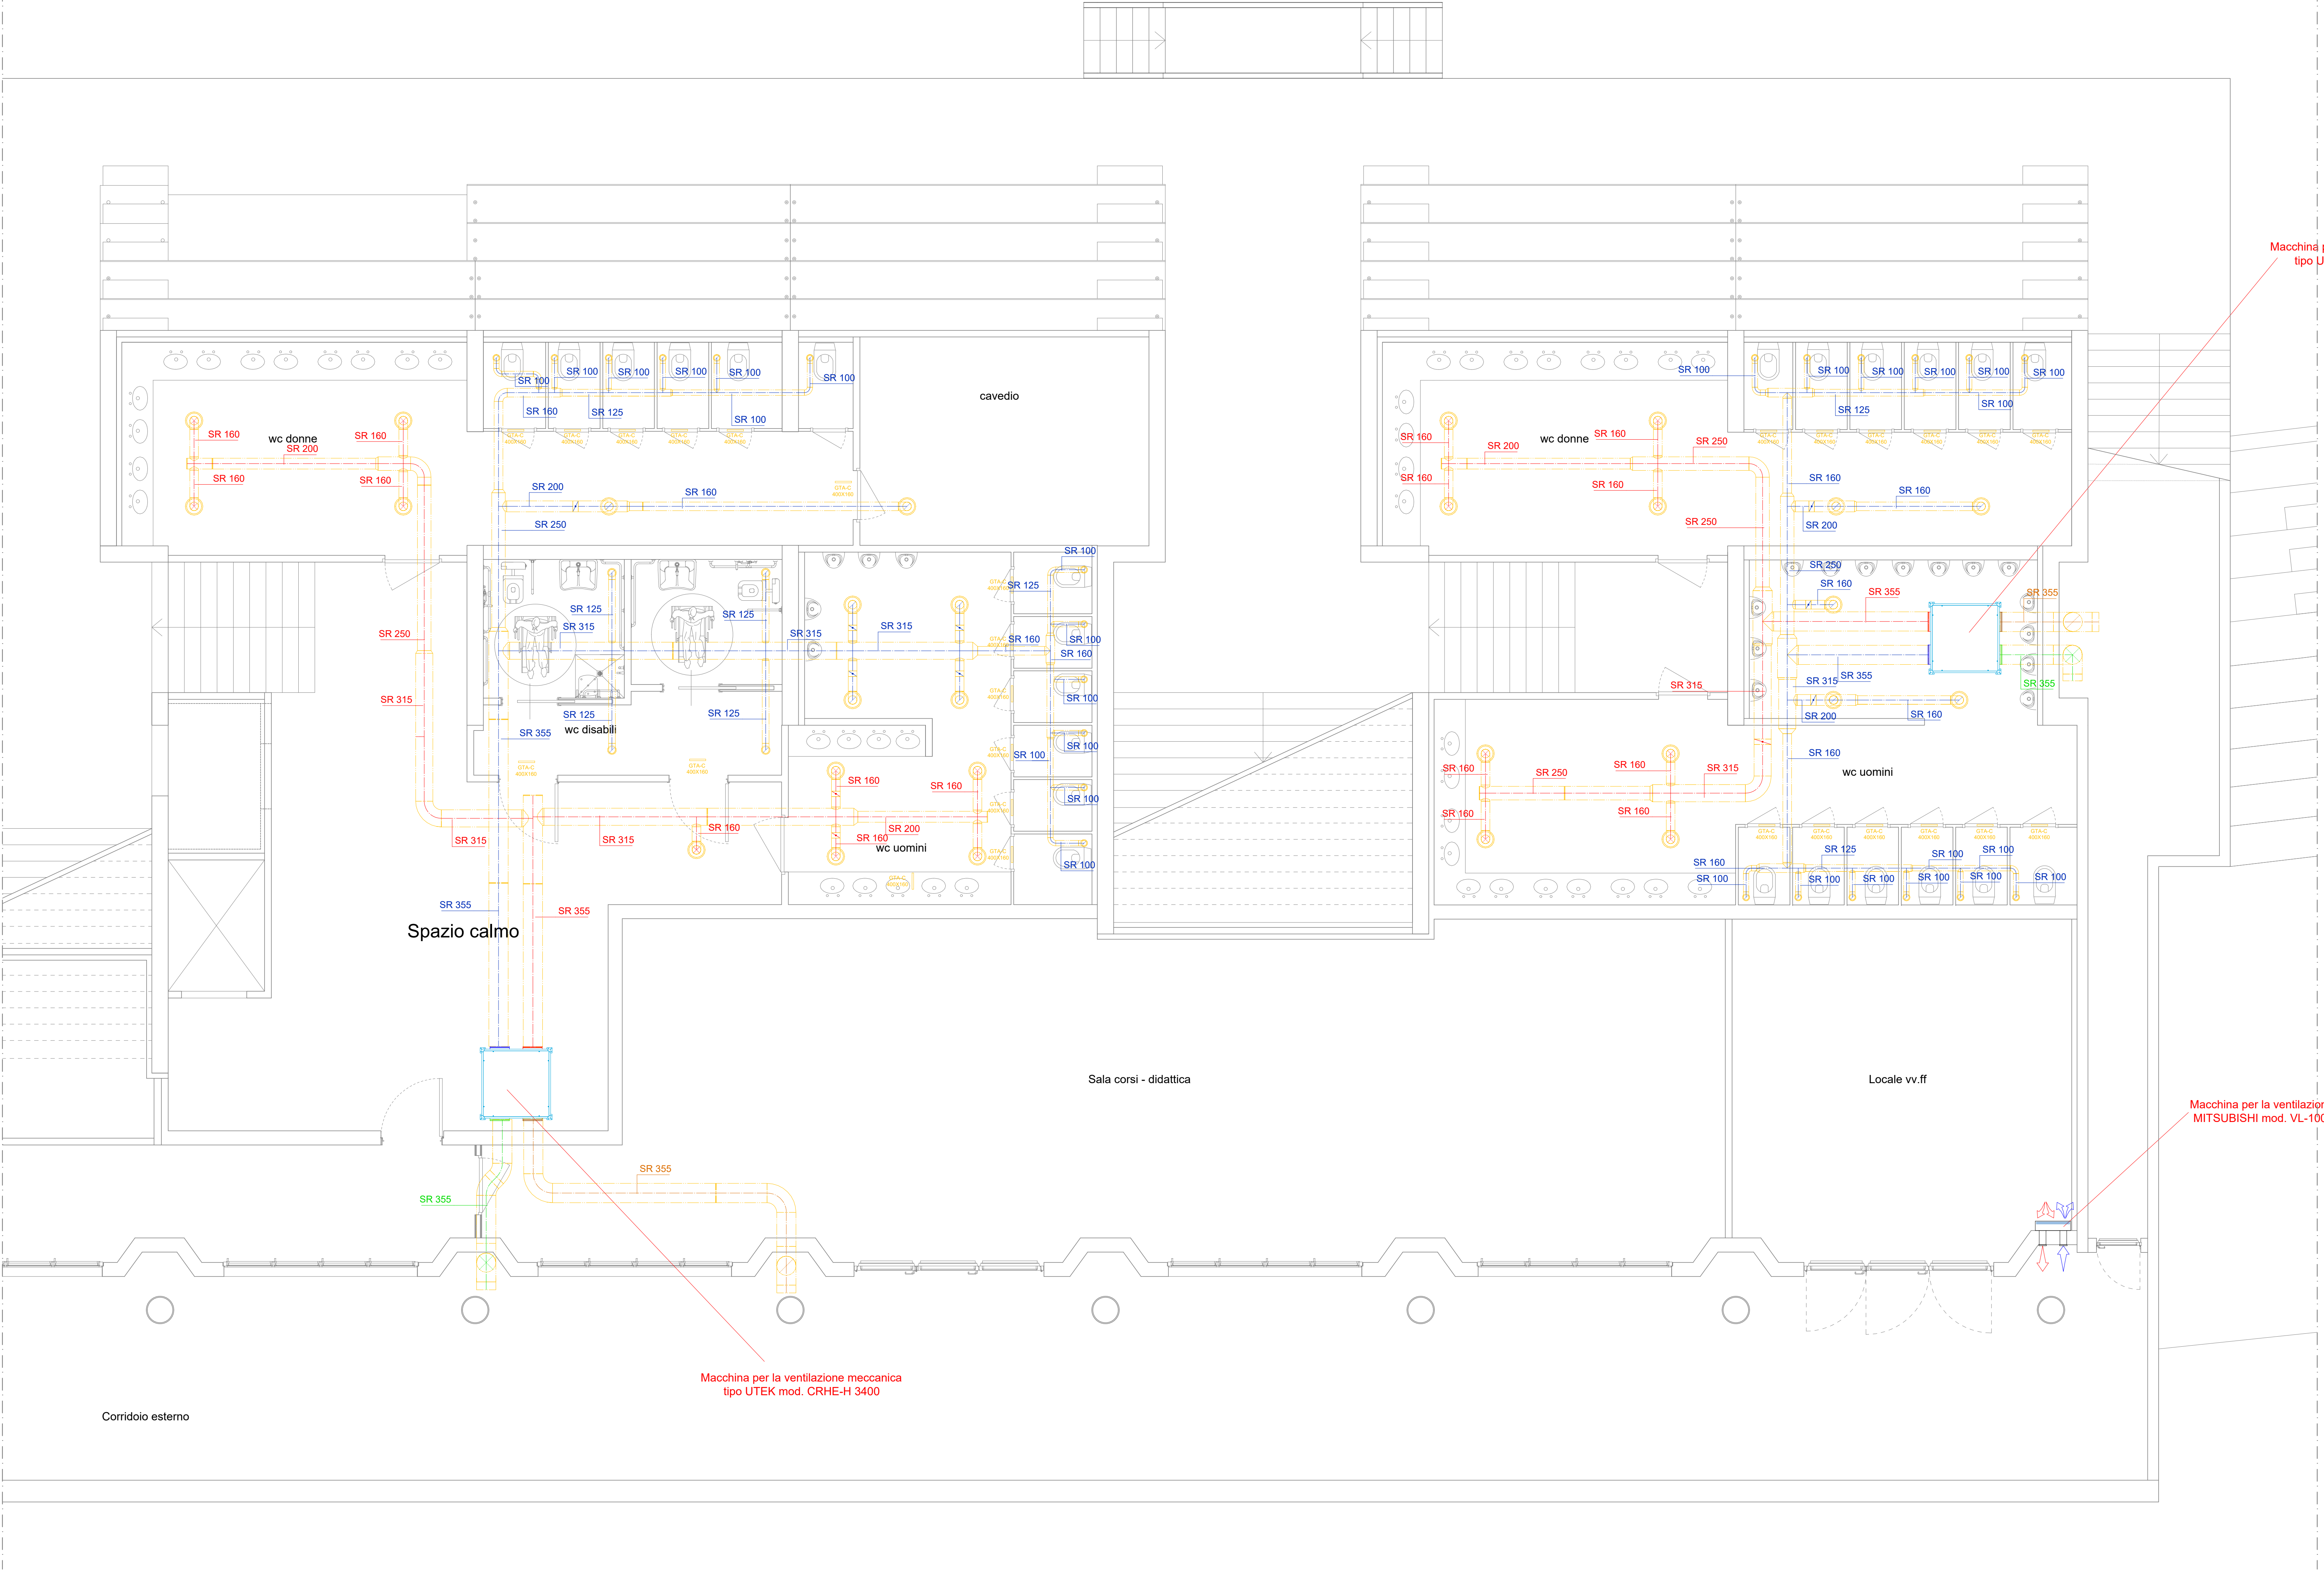

PIANTA PIANO TERRA
SCALA 1:50

